


PIANTA PIANO PRIMO



PIANTA PIANO TERRA

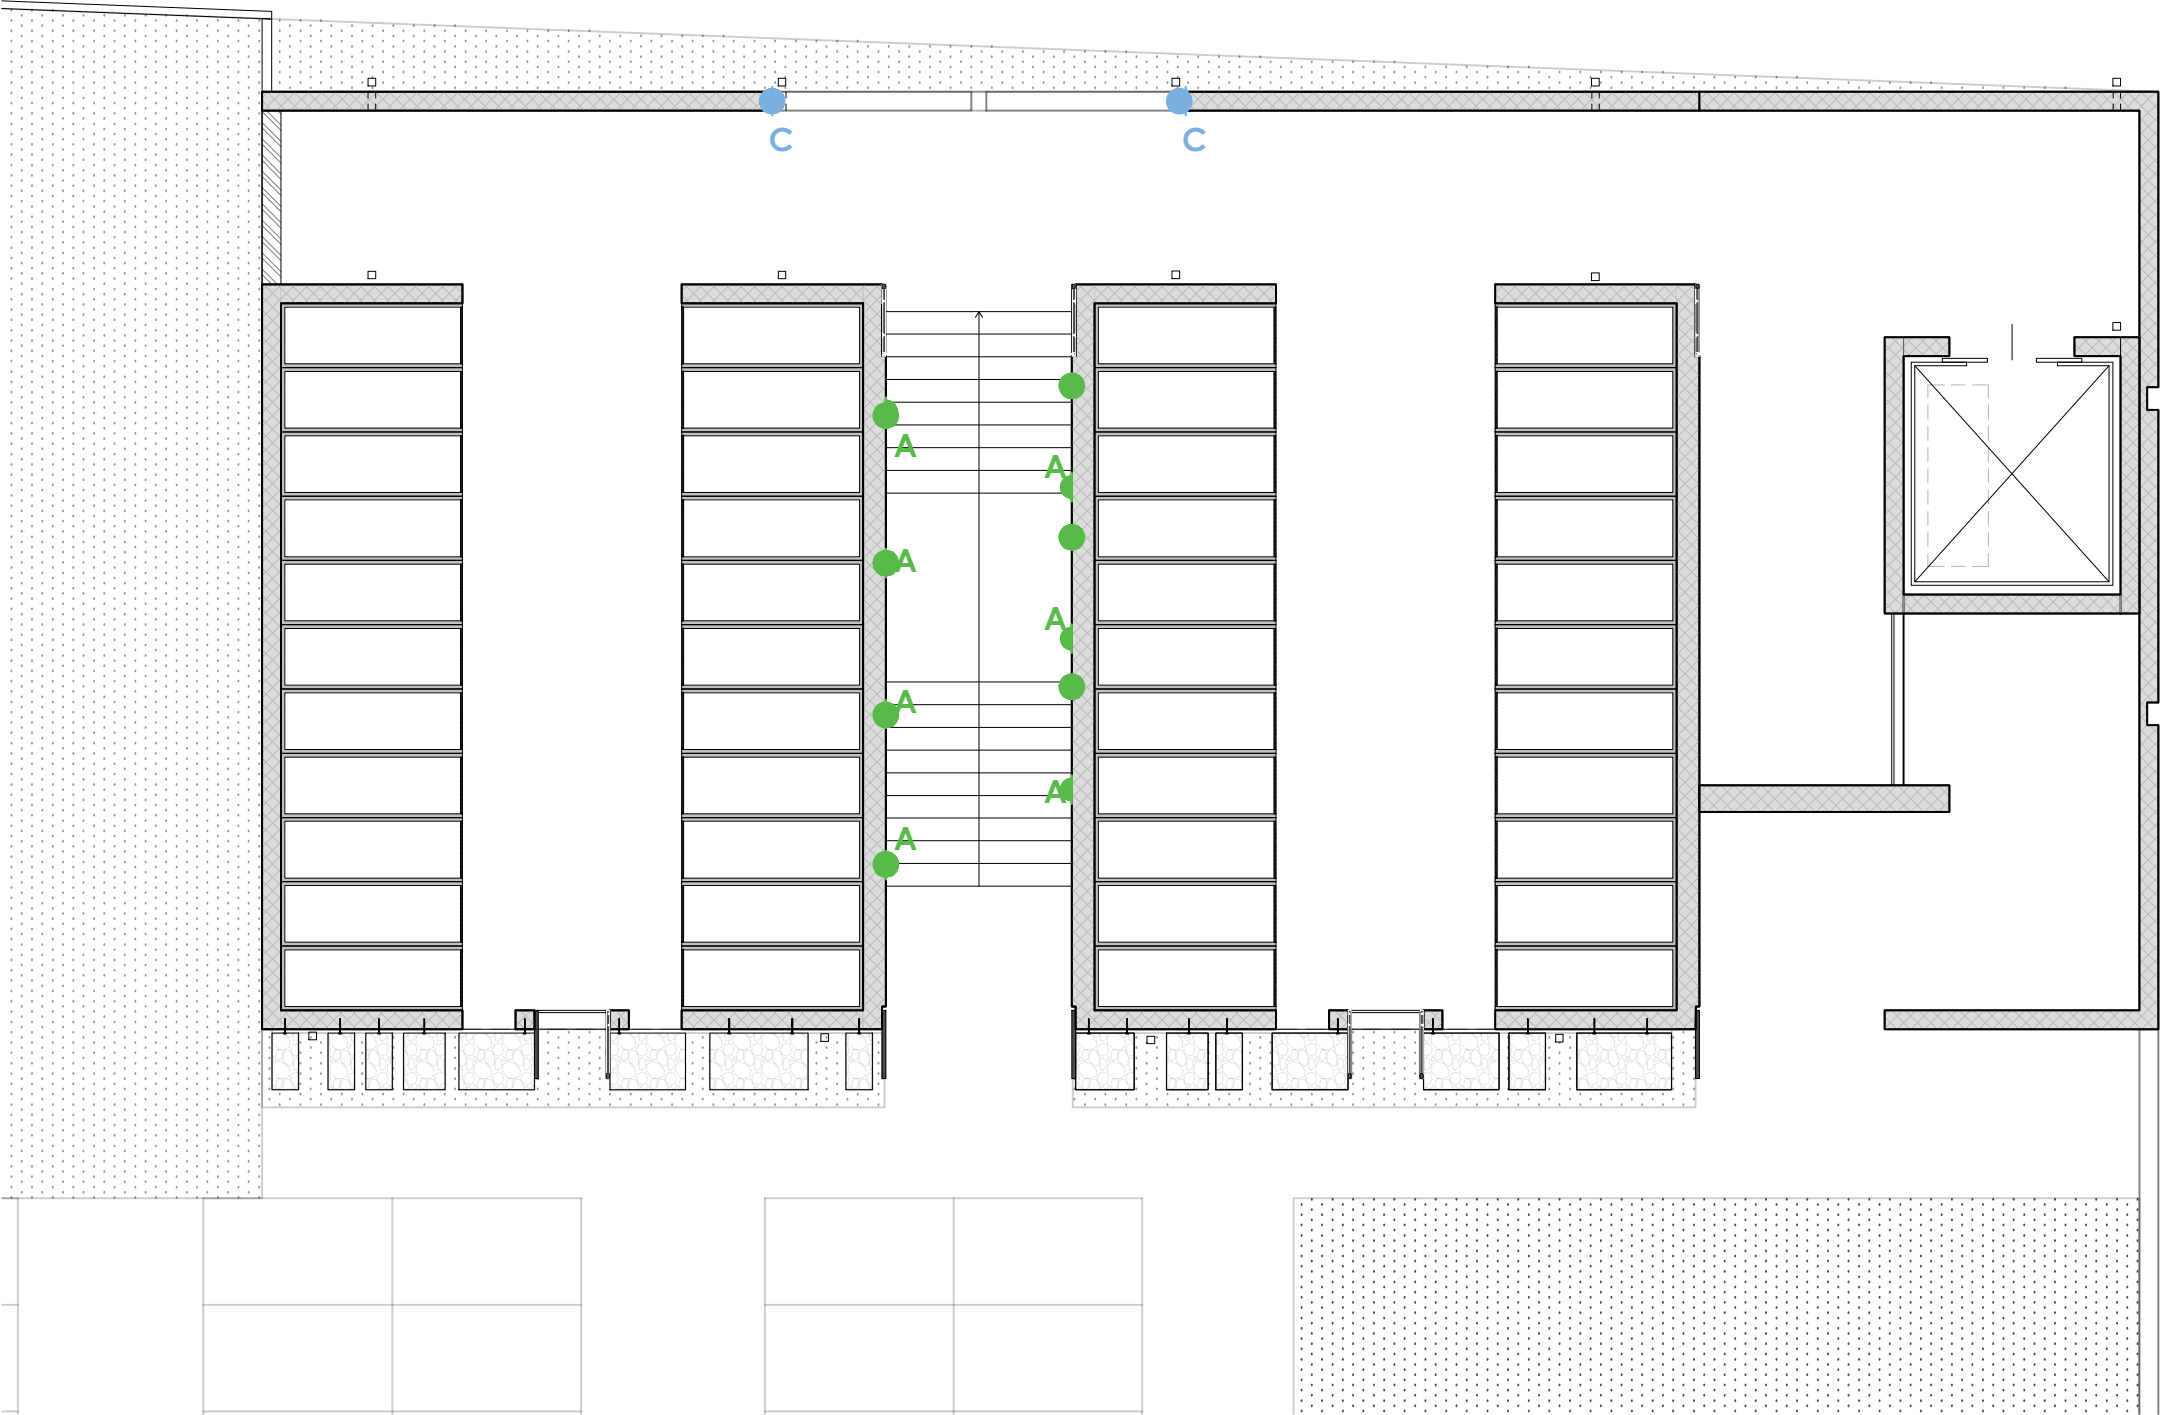

LEGENDA

- **A** Applique mono-emissione "effetto fiamma" mod. METOPE 2.1 cod. TM21111000N0S7
- **C** Incasso fisso a scomparsa totale da esterno mod. LITUS 2.5 - fissaggio con cassaforma
- **e** Incasso lineare con battuta da esterno mod. TAGO 1.0 - fissaggio con cassaforma

N.B.
PER L'ESATTA POSIZIONE DEI CORPI ILLUMINANTI VEDERE TAV. AR-18, TAV IE-01 e IE-02



COMUNE DI VANZAGO

PROGETTAZIONE IMPIANTI ELETTRICI
PERITO INDUSTRIALE **DANIELE CERRI**
Iscritto all'ordine dei Periti Industriali e Periti Industriali Laureati delle province di Milano e Lodi
N° 3924

PROGETTAZIONE STRUTTURE
MADE s.r.l. Via della Pusterla, 9 - 27100 Pavia
PROGETTISTA STRUTTURALE
INGEGNERE **GABRIELE PORTA**
Iscritto all'ordine degli Ingegneri della provincia di Milano
N° A25859

PROGETTAZIONE ARCHITETTONICA
E COORDINAMENTO GENERALE
3Z
ARCHITETTO **SABINO BIZZOCA**
Iscritto all'ordine degli Architetti di Milano
N° 17700
www.bzz-ac.com

AMPLIAMENTO
CIMITERO COMUNALE

PROGETTO ILLUMINOTECNICO

PLANIMETRIA PIANO TERRA
e PIANO PRIMO

TAV. N°
IL-01
SCALA
1:100
DATA
MAGGIO 2025