


- LEGENDA
- Pannello fotovoltaico tipo SUNPOWER Performance 3 COM da 400 W/cad
 - Inverter
 - Pulsante generale di sgancio dell'impianto fotovoltaico

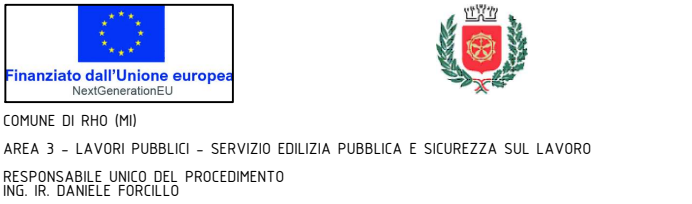

NUOVO ASILO NIDO IN VIA S. MARTINO

CUP C41B21002670005 - PROGETTO ESECUTIVO



E803

GIU 2022 REV 00

PIANTA PIANO COPERTURA

IMPIANTO ANTINCENDIO

SCALA 1:100

COORDINAMENTO GENERALE E PROGETTO ARCHITETTONICO
SBG ARCHITETTI
Viale Garibaldi, 30 - 20144 Milano

PROGETTO DELLE STRUTTURE
STUDIO ANGELELLA
Viale Trieste, 9 - 20144 Milano

PROGETTO DEGLI IMPIANTI
ADVANCED ENGINEERING SRL
Via Monte Bianco, 34 - 20143 Milano