 


 






 
 

 








LEGENDA SIMBOLOGIA VVF

simbologia conforme al D.M. 3 agosto 2015

-  STRUTTURA RESISTENTE AL FUOCO
-  PORTA RESISTENTE AL FUOCO
-  PORZIONE DELLA VIA DI ESCOPO VERSO L'ALTO
-  PORZIONE DELLA VIA DI ESCOPO ORIZZONTALE
-  PORZIONE DELLA VIA DI ESCOPO VERSO IL BASSO
-  ESTINTORE PORTATILE (CLASSE DI SPENNAMENTO)
-  ESTINTORE CARRELLATO (CLASSE DI SPENNAMENTO)
-  MASPO
-  IDRANTE A MURTO
-  IDRANTE SOTTOSUOLO (DIAMETRO E NUMERO DI ATTACCHI DI USCITA)
-  IDRANTE SOPRASSUOLO (DIAMETRO E NUMERO DI ATTACCHI DI USCITA)
-  ATTACCO PER AUTOPOMPA (NUMERO ATTACCHI DI IMMISSIONE)
-  PULSANTE DI ALLARME
-  RIVELATORE DI INCENDIO (DI FUMO)
-  RIVELATORE DI INCENDIO (DI CALORE)
-  PULSANTE GENERALE DI SGANCO DELL'ALIMENTAZIONE ELETTRICA

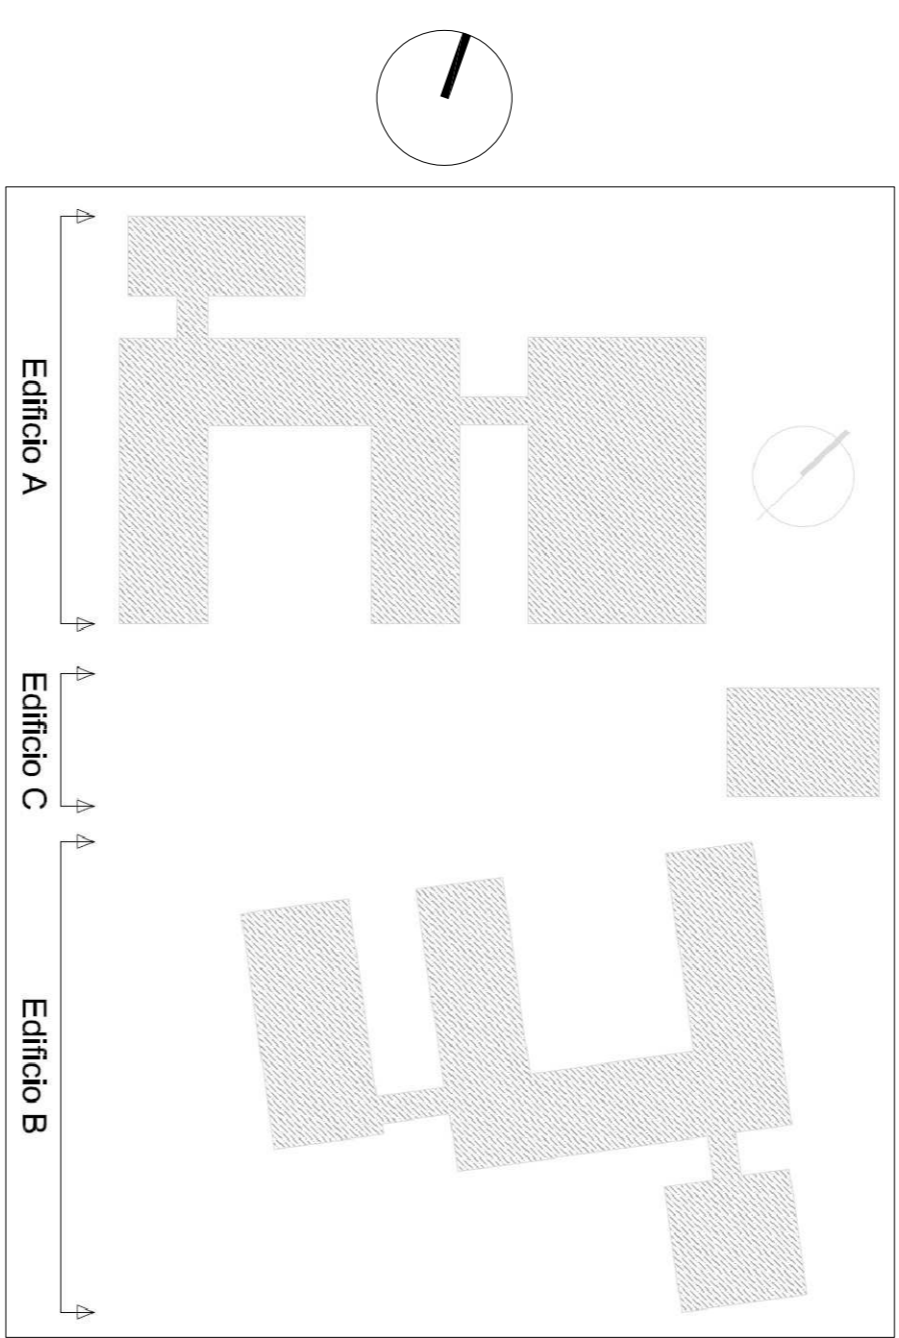

CITTA' DI INVERUNO

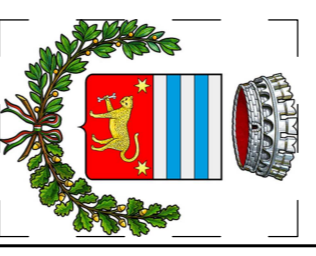

NUOVO PLESSO SCOLASTICO - VIA IV NOVEMBRE

PROGETTO DEFINITIVO

PROGETTISTA: UFFICIO TECNICO COMUNE DI INVERUNO
Arch. Claudia Soldati

CONSULENTE SCIENTIFICO:
Politecnico di Milano - Dipartimento ABC
Data: 6/11-2019

Titolo progetto di ricerca:
Individuazione di un nuovo modello di scuola innovativa ad alta efficienza tecnologica-energetica con l'applicazione della metodologia BIM

RESPONSABILE SCIENTIFICO:
Prof. Tommaso Monesilli

GRUPPO DI LAVORO:
Prof. Maurizio Adio
Prof. Giuseppe Martino Di Guida
Prof. Paolo Olivero

Arch. Francesco Menegatti
Arch. Alberto Carlini
Ing. Vito Lavemiccoca
Ing. Mariagrazia Calla
Ing. Agata Consoli

BIMGroup: Ing. Marco Schievano, Ing. Francesco Palazzi, Ing. Elena Seghezzi,
Ing. Giulia Patini

Scala:
1 : 500

CONSULENTE SCIENTIFICO:
Ufficio Tecnico Comune di Inveruno
Dipartimento di Scienze Umane per la Formazione "Riccardo Massa"

RESPONSABILE SCIENTIFICO:
Prof.ssa Elisabetta Nigris

GRUPPO DI LAVORO:
Prof.ssa Barbara Balconi
Prof.ssa Luisa Zecca
Prof.ssa Ambra Cariani

Oggetto:

Richiesta Parere di Conformità Antincendio

Planimetria generale

Tavola n°:

vvf

01