



LEGENDA SIMBOLOGIA VVF

simbologia conforme al D.M. 3 agosto 2015


- REI**..... STRUTTURA RESISTENTE AL FUOCO
- REI**..... PORTA RESISTENTE AL FUOCO
- REI**..... PORZIONE DELLA VIA DI ESCODO VERSO L'ALTO
- REI**..... PORZIONE DELLA VIA DI ESCODO ORIZZONTALE
- REI**..... PORZIONE DELLA VIA DI ESCODO VERSO IL BASSO
- A, B, C**..... ESTINTORE PORTATILE (CLASSE DI SPEGNIMENTO)
- A, B, C**..... ESTINTORE CARRELLATO (CLASSE DI SPEGNIMENTO)
- MASPO**..... IRRANTE A MURO
- IR**..... IRRANTE SOTTOSUOLO (DIAMETRO E NUMERO DI ATTACCHI DI USCITA)
- IR**..... IRRANTE SOPRASSUOLO (DIAMETRO E NUMERO DI ATTACCHI DI USCITA)
- IR**..... ATTACCO PER AUTOPOMPA (NUMERO ATTACCHI DI IMMISSIONE)
- IR**..... PULSANTE DI ALLARME
- IR**..... RIVELATORE DI INCENDIO (DI FUMO)
- IR**..... RIVELATORE DI INCENDIO (DI CALORE)
- IR**..... PULSANTE GENERALE DI SGANCIO DELL'ALIMENTAZIONE ELETTRICA

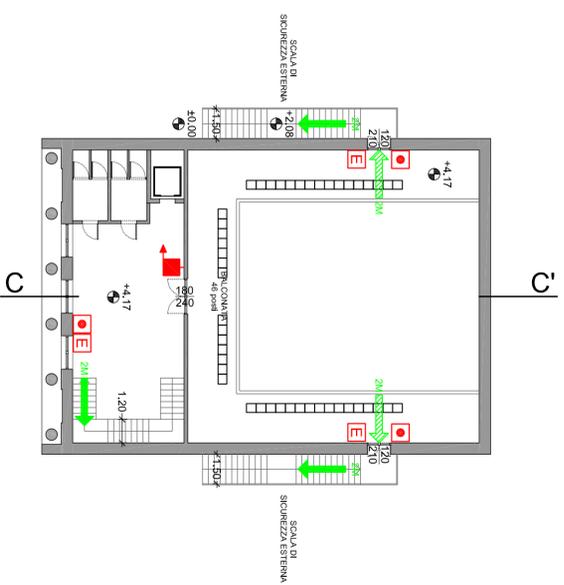


PIANTA PRIMO PIANO

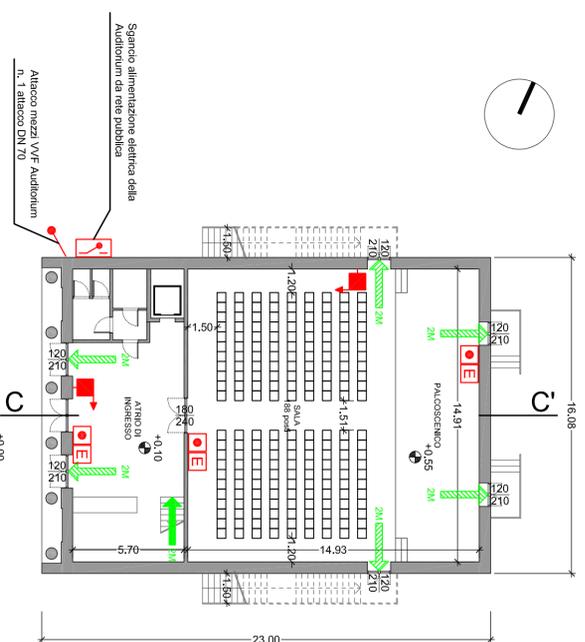


PIANTA PIANO TERRA

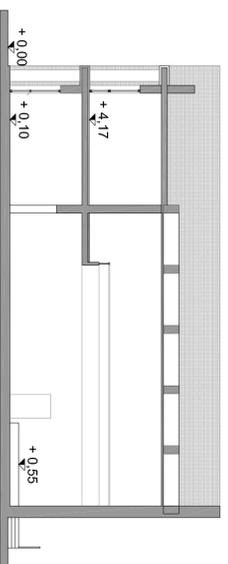


SEZIONE C-C'

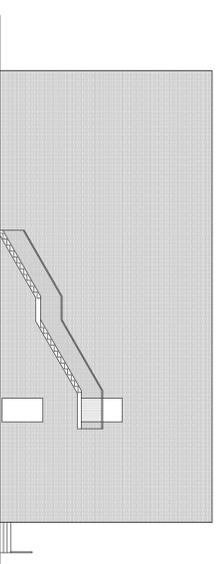


PROSPETTO SUD

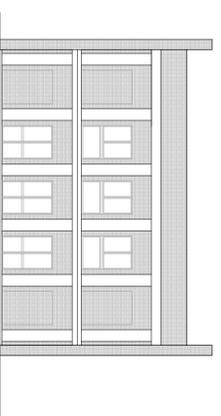


PROSPETTO OVEST

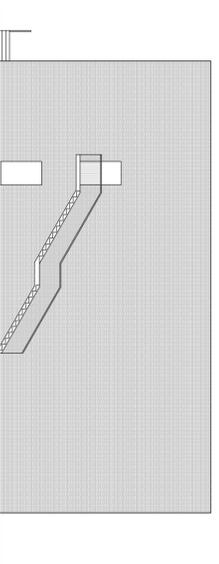

PROSPETTO NORD

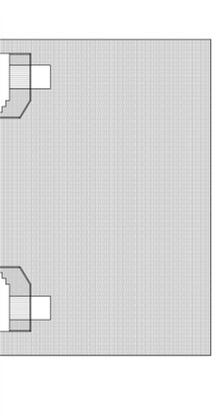

PROSPETTO EST

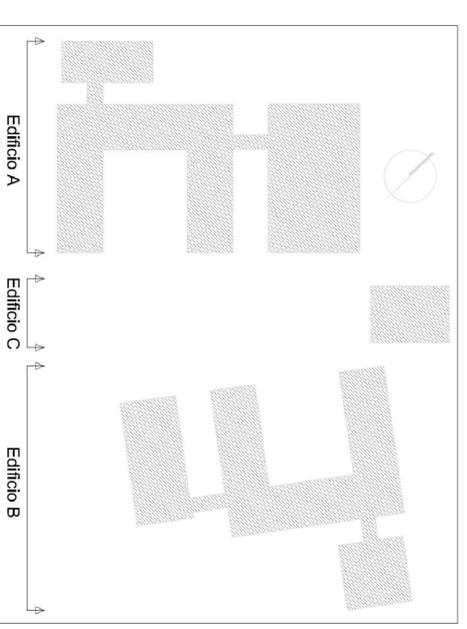

CITTA' DI INVERUNO



NUOVO PLESSO SCOLASTICO - VIA IV NOVEMBRE

PROGETTO DEFINITIVO

PROGETTISTA: UFFICIO TECNICO COMUNE DI INVERUNO

Arch. Claudia Soldati

Data:
6/11-2019

CONSULENTE SCIENTIFICO:
Politecnico di Milano - Dipartimento ABC

Titolo progetto di ricerca:
Individuazione di un nuovo modello di scuola innovativa ad alta efficienza tecnologica-energetica con l'applicazione della metodologia BIM

RESPONSABILE SCIENTIFICO:
Prof. Tomaso Monestrelli

GRUPPO DI LAVORO:

Prof. Maurizio Adio
Prof. Giuseppe Martino Di Guida
Prof. Paolo Ollero
Prof. Franco Guzzetti
Arch. Francesco Menegatti
Arch. Luca Cardani
Arch. Alberto Carboni
Ing. Vito Lavermicocca
Ing. Mariagrazia Calla
Ing. Agata Consoi

BIM/Group: Ing. Marco Schievano, Ing. Francesco Paleari, Ing. Elena Seghezzi,
Ing. Giulia Patti

CONSULENTE SCIENTIFICO:
Università degli studi di Milano Bicocca
Dipartimento di Scienze Umane per la Formazione "Riccardo Massa"

RESPONSABILE SCIENTIFICO:
Prof.ssa Elisabetta Nigris

GRUPPO DI LAVORO:
Prof.ssa Barbara Balconi
Prof.ssa Luisa Zecca
Prof.ssa Ambra Cardani

Scala:
1 : 200

Oggetto:

Richiesta Parere di Conformità Antincendio

Edificio "C" - Pianta, Sezione e Prospetti

Tavola n°:

vvf
06